

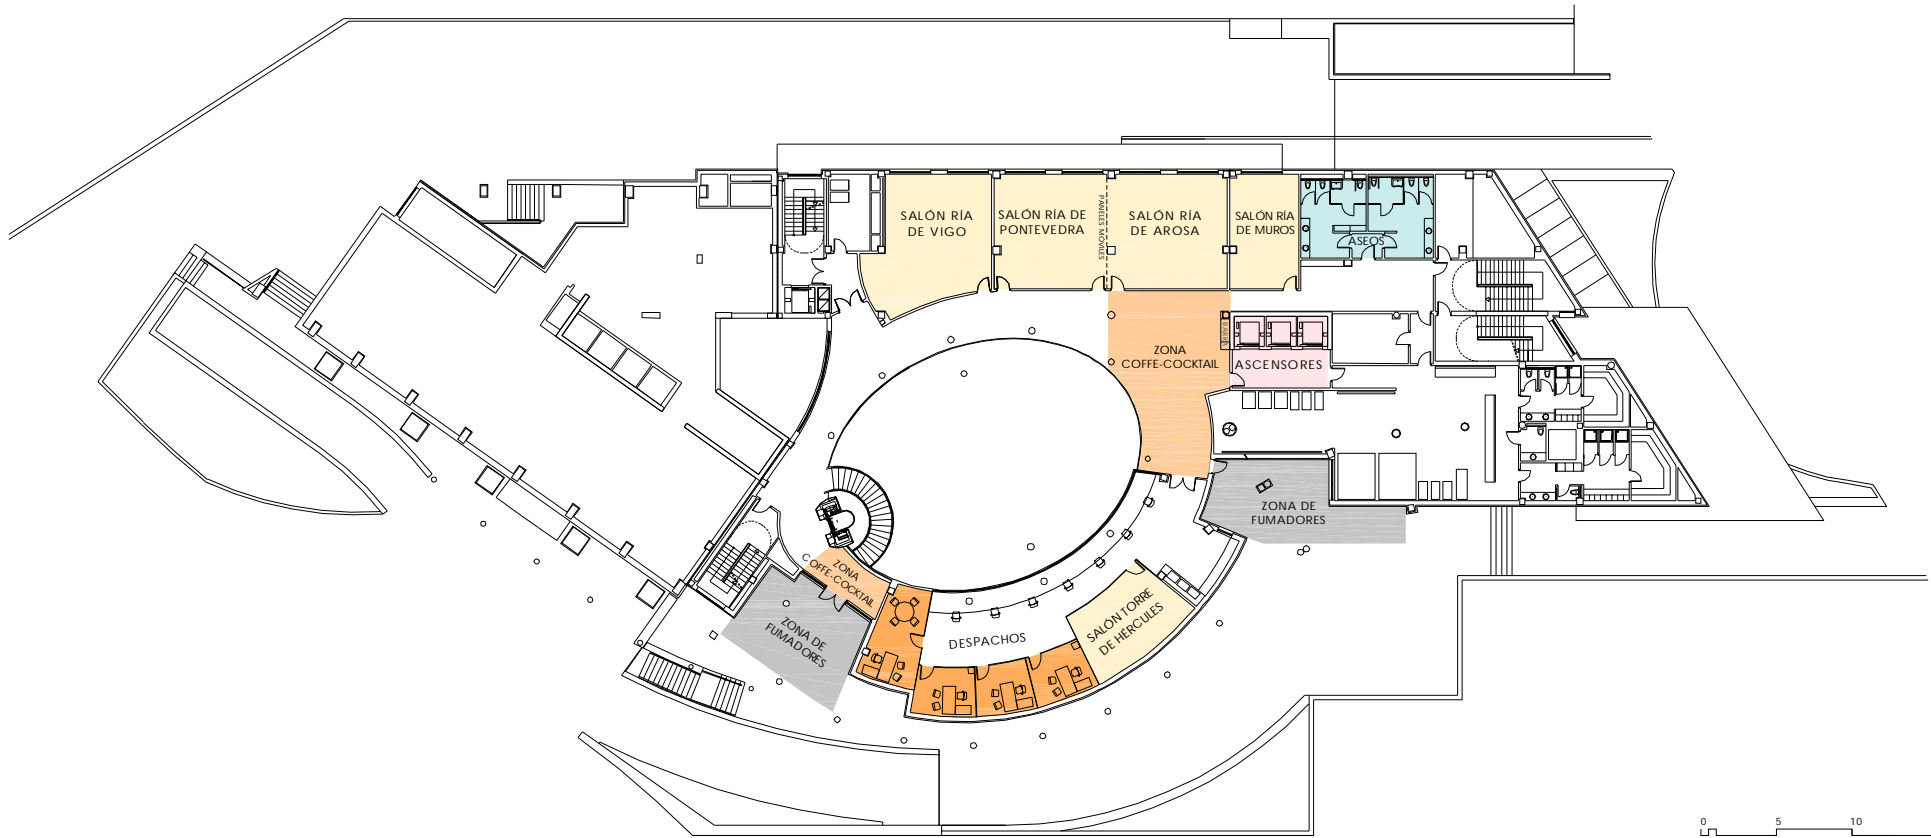


# SALONES DE CONVENCIONES

Planta Primera. Despachos


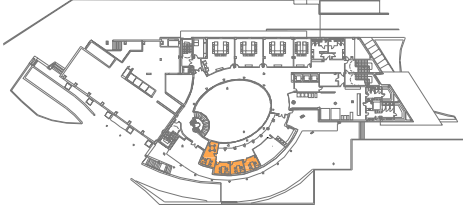


SALONES DE CONVENCIONES Planta Primera. Despachos

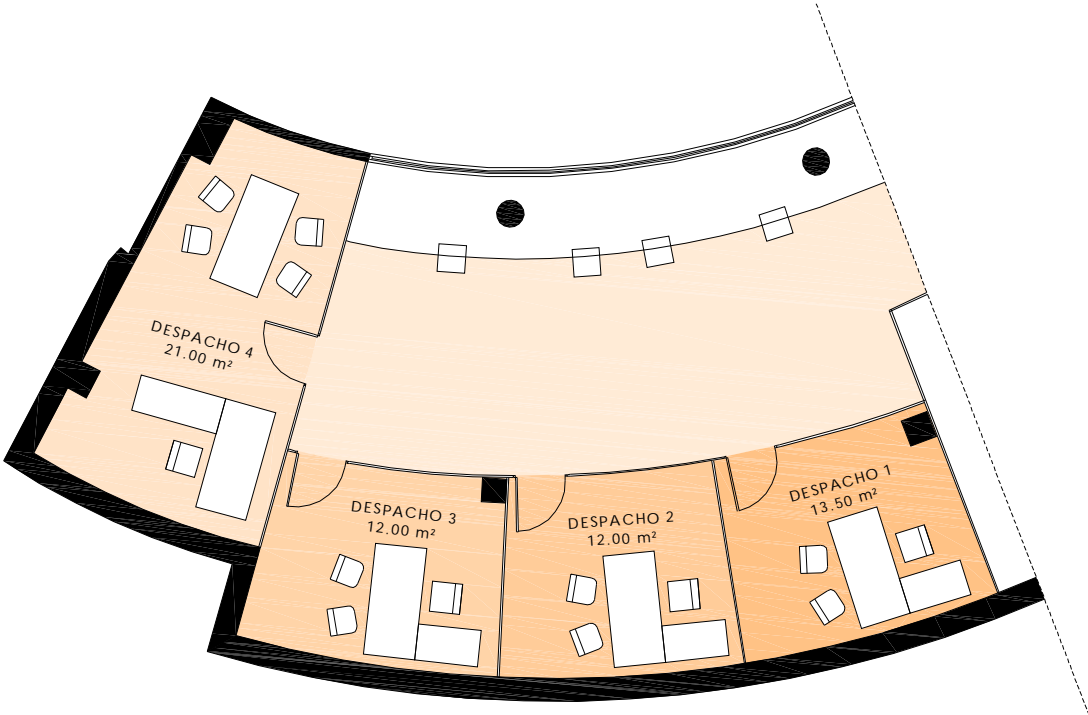

0 1 2 3 4  
ESCALA 1/125

# SALONES DE CONVENCIONES Despachos. Instalaciones

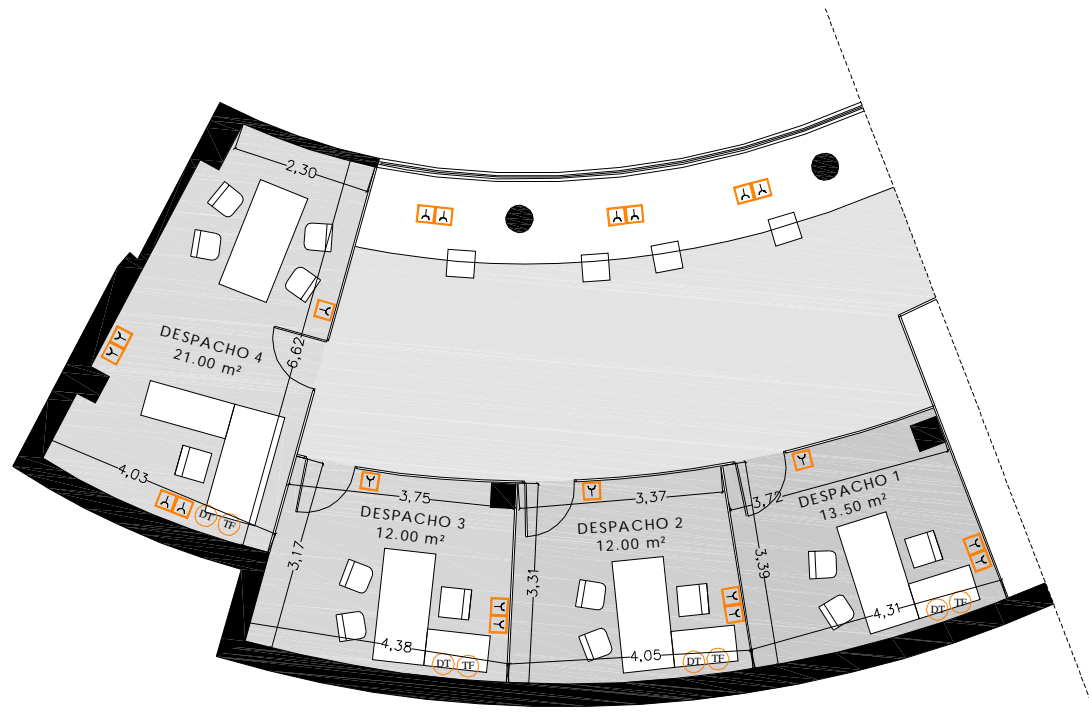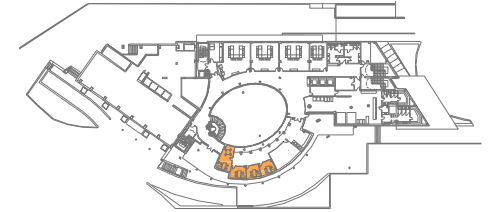

0 1 5  
ESCALA 1/125

LEYENDA DE EMERGENCIA	
	EXTINTOR
	B.I.E Ø 25 mm
	PULSADOR DE ALARMA
	CAMPANA
	SEÑAL FOTOLUMINISCENTE DE SENTIDO DE EVACUACIÓN
	SEÑAL FOTOLUMINISCENTE DE INDICACIÓN DE SALIDA

LEYENDA DE ELECTRICIDAD Y TELECOMUNICACIONES	
	TOMA DE CORRIENTE
	TOMA DE DATOS
	TOMA DE TELÉFONO
	TOMA DE TELEVISIÓN
	HDMI
	ADAPTADOR GRÁFICO DE VIDEO
	TERMOSTATO
	PROYECTOR MÓVIL
	PROYECTOR FIJO
	PANTALLA DE PROYECCIÓN MÓVIL
	PLASMA MÓVIL
	PANTALLA DE TECHO